


3/4033-14(10870809); NORMAL(1:500)

ЗАКАЗ №3/4033-14-20.06.2014г
в 1-й части

СХЕМА РАСПОЛОЖЕНИЯ ЧАСТЕЙ

1

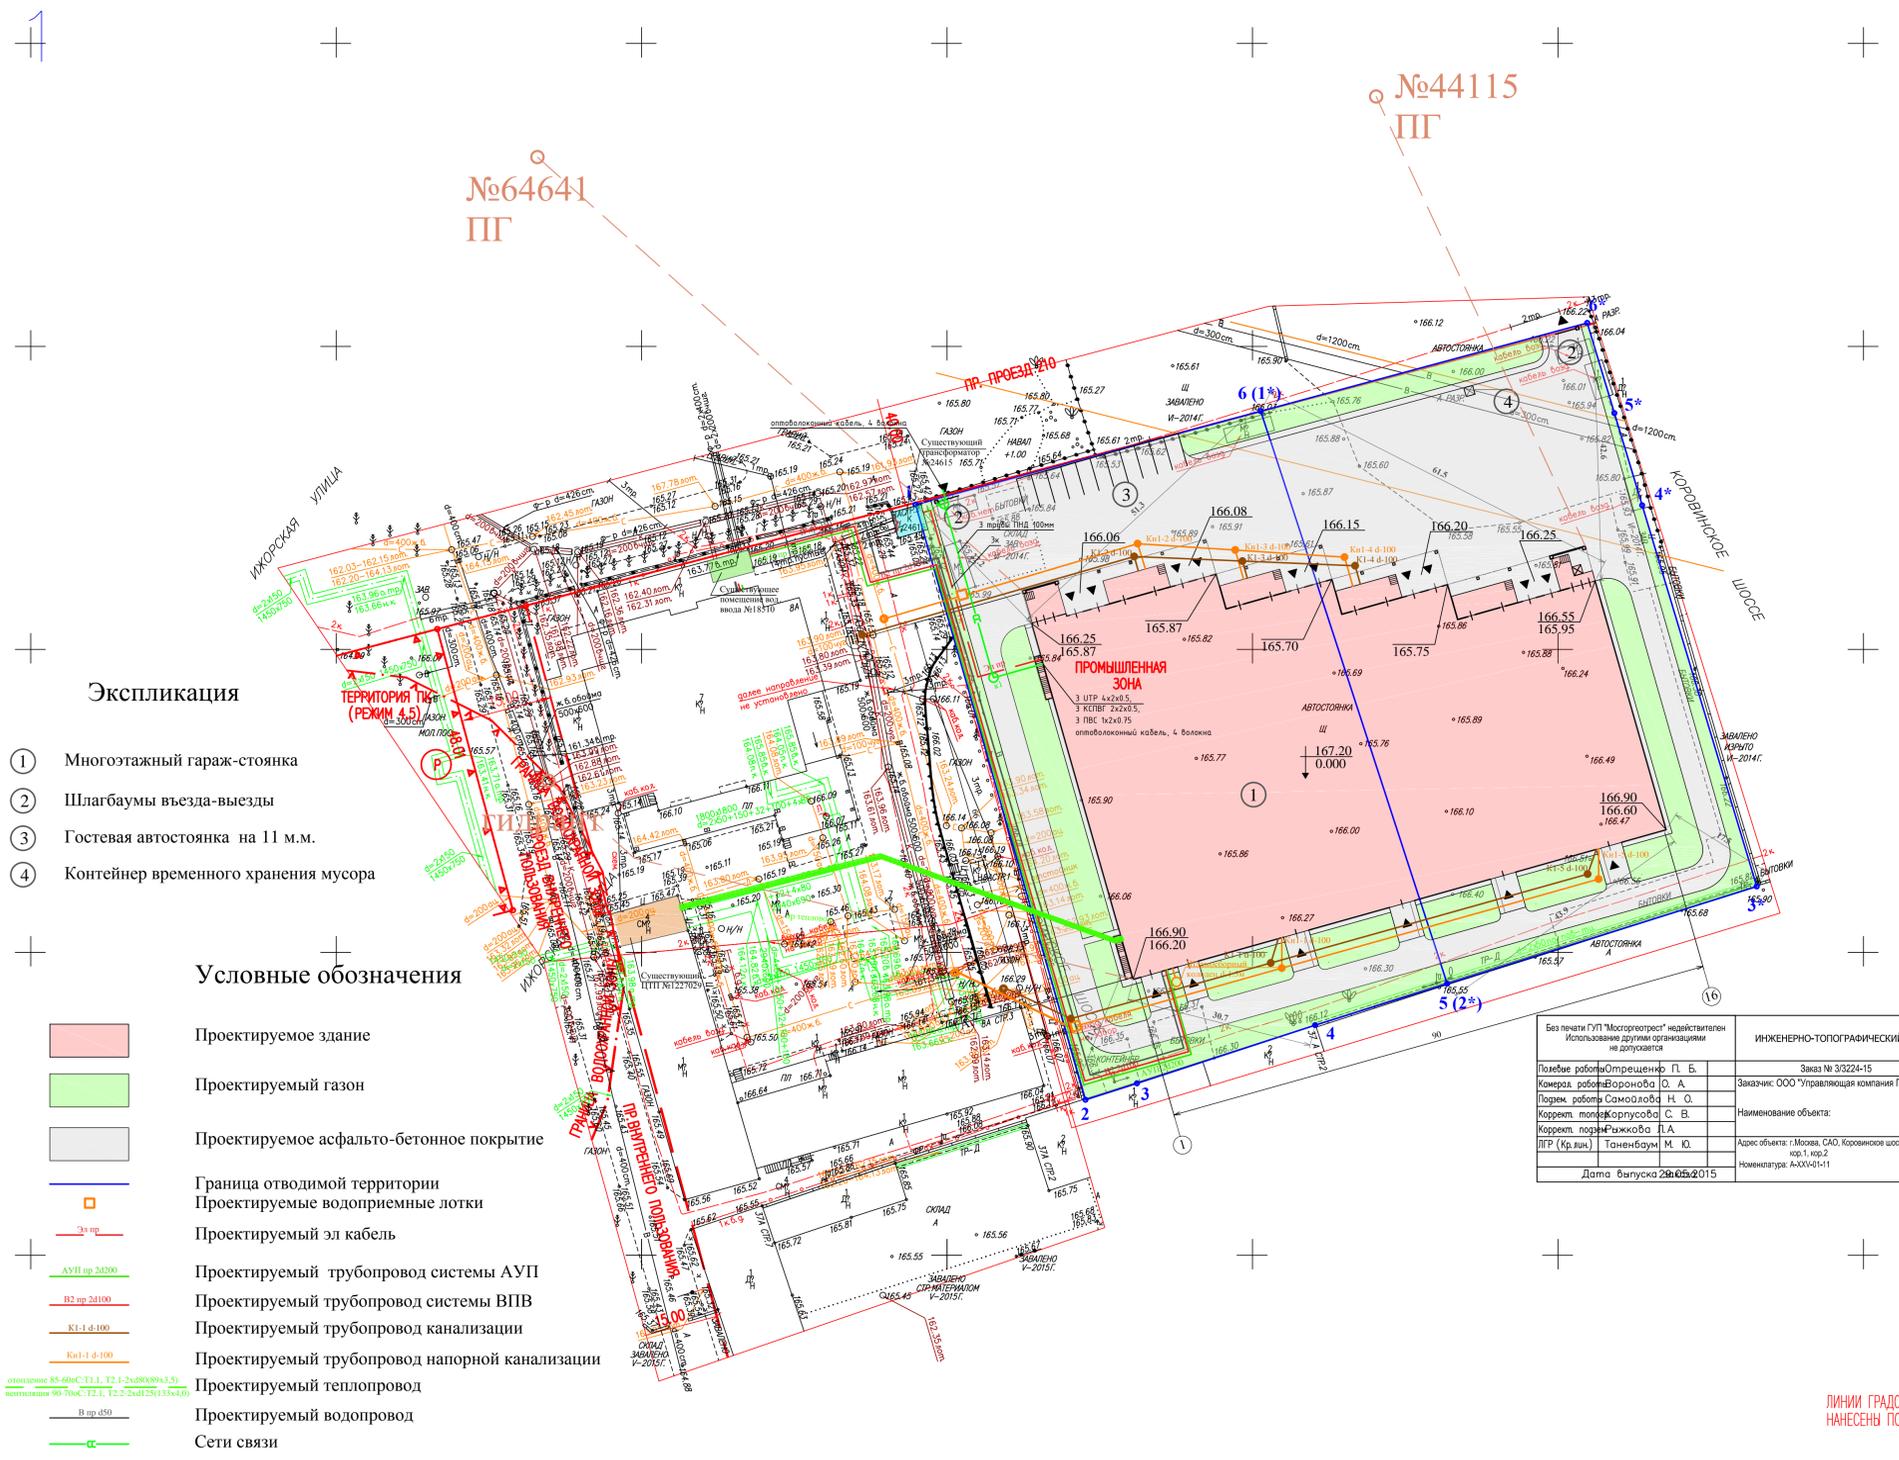

Экспликация

- ① Многоэтажный гараж-стоянка
- ② Шлагбаумы въезда-выезды
- ③ Гостевая автостоянка на 11 м.м.
- ④ Контейнер временного хранения мусора

Условные обозначения

- Проектируемое здание
- Проектируемый газон
- Проектируемое асфальто-бетонное покрытие
- Граница отводимой территории
- Проектируемые водоприемные лотки
- Проектируемый эл кабель
- Проектируемый трубопровод системы АУП
- Проектируемый трубопровод системы ВВП
- Проектируемый трубопровод канализации
- Проектируемый трубопровод напорной канализации
- Проектируемый теплопровод
- Проектируемый водопровод
- Сети связи

описание 85-60С(Т1,1, Т2,1)-2х(80х89х3,5)
ветвильник 90-70х(С12,1, Т2,2)-2х(125х133х4,0)

Условные обозначения линий градостроительного регулирования

- границы территорий улично-дорожной сети
- границы водных поверхностей
- границы территорий природного комплекса
- границы территорий промышленных зон
- границы территорий памятников истории и культуры
- границы территорий охранных зон объектов культурного наследия
- границы территорий особо охраняемых природных территорий
- границы прибрежных полос
- границы режимов градостроительной деятельности на территориях природного комплекса
- границы историко-культурных заповедников
- границы охранных зон памятников истории и культуры
- границы охранных зон памятников природы
- границы жестких зон санитарной охраны
- границы озелененных территорий
- границы береговых полос
- границы территории природного комплекса
- границы полосы отвода железных дорог
- границы охранных зон памятников истории и культуры
- границы зон санитарной охраны
- границы коммунальных зон
- границы охранных зон ансамбля Московского Кремля
- границы зон охраняемого ландшафта
- границы санитарно-защитных зон

Условные обозначения подземных инженерных коммуникаций

- водопровод (водовод)
- дренаж
- газопровод
- кабель МОСЭНЕРГО
- кабель телевидения
- кабель МПС
- кабель радио
- воздухопровод
- кабель МОСЭЛЕКТРОТРАНС
- бронированный кабель связи
- блочная канализация МОСЭНЕРГО
- кабель заземления
- общий коллектор
- водосток
- канализация
- теплопровод
- кабель МОСГОРСВЕТ
- кабель ДС
- кабель связи УПО
- электропровод
- ил
- телефон канализация
- воловод
- кабельная коллектор МОСЭНЕРГО
- безвредная прокладка
- проекты

ЛИНИИ ГРАДОСТРОИТЕЛЬНОГО РЕГУЛИРОВАНИЯ НАНЕСЕНЫ ПО СОСТОЯНИЮ НА 07.07.14

Срок действия инженерно-топографического плана составляет 3 календарных года с момента выпуска. (п.2.1.25 приложения к постановлению Правительства города Москвы от 07.12.2004 года № 857ПП)

По вопросам несоответствия планового положения подземных коммуникаций обращаться по тел. (495) 614-54-39

Без печати ГУП "Мосгоргеотрест" недействителен Использование другими организациями не допускается	ИНЖЕНЕРНО-ТОПОГРАФИЧЕСКИЙ ПЛАН	МОСКОМАРХИТЕКТУРА © ГУП "Мосгоргеотрест"
Полевые работы: Отреценко П. Б.	Заказ № 3/3224-15	от 15.05.2015
Камерал. работы: Воронцова О. А.	Заказчик: ООО "Управляющая компания Прометей"	
Полевые работы: Самойлова Н. О.	Наименование объекта:	
Коррек. топосъемка: Коржусова С. В.	Адрес объекта: г. Москва, САО, Коровинское шоссе, д.41А, корп.1, корп.2	Лист 1
Коррек. план: Рыжова Л. А.	Номенклатура: А-XXV-01-1	Листов 1
ЛТР (К.р.лик): Тоненбаум М. Ю.	Дата выпуска: 20.06.2015	Масштаб 1:500

Без печати ГУП "Мосгоргеотрест" недействителен Использование другими организациями не допускается	ИНЖЕНЕРНО-ТОПОГРАФИЧЕСКИЙ ПЛАН	МОСКОМАРХИТЕКТУРА © ГУП "Мосгоргеотрест"
Полевые работы: Отреценко П. Б.	Заказ № 3/4033-14	от 20.06.2014
Камерал. работы: Воронцова О. А.	Заказчик: ООО "Управляющая компания Прометей"	
Полевые работы: Самойлова Н. О.	Наименование объекта:	
Коррек. топосъемка: Коржусова С. В.	Адрес объекта: г. Москва, САО, Коровинское шоссе, д.41А, корп.1, корп.2	Лист 1
Коррек. план: Рыжова Л. А.	Номенклатура: А-XXV-01-1, А-XXV-01-12	Листов 1
ЛТР (К.р.лик): Тоненбаум М. Ю.	Дата выпуска: 20.06.2014	Масштаб 1:500

Данный топографо-геодезический план смонтированный в электронном виде из фрагментов заказа №3/4033-14 от 20.06.2014 и № 3/3224-15 от 15.05.2015 г. выданных ГУП "Мосгоргеотрест" и является их точной копией.
ГИП проекта ИЛ Ярмек

Заказчик: ООО "Управляющая компания Прометей"			
Адрес: г. Москва, Коровинское шоссе вл. 41А корп.1, корп. 2			
ГИП	Ярмек И.Л.	Строительство многоэтажного гаража-стоянки	Стадия Р
ГАП	Румянцева		Лист 7
Архитектор	Ярмек Д.С.		
Сводный план сетей инженерно-технического обеспечения М1:500			ООО "Арт Нуво"

ЛИНИИ ГРАДОСТРОИТЕЛЬНОГО РЕГУЛИРОВАНИЯ НАНЕСЕНЫ ПО СОСТОЯНИЮ НА 07.07.2014 Г.