



План 3-го этажа с системой кондиционирования

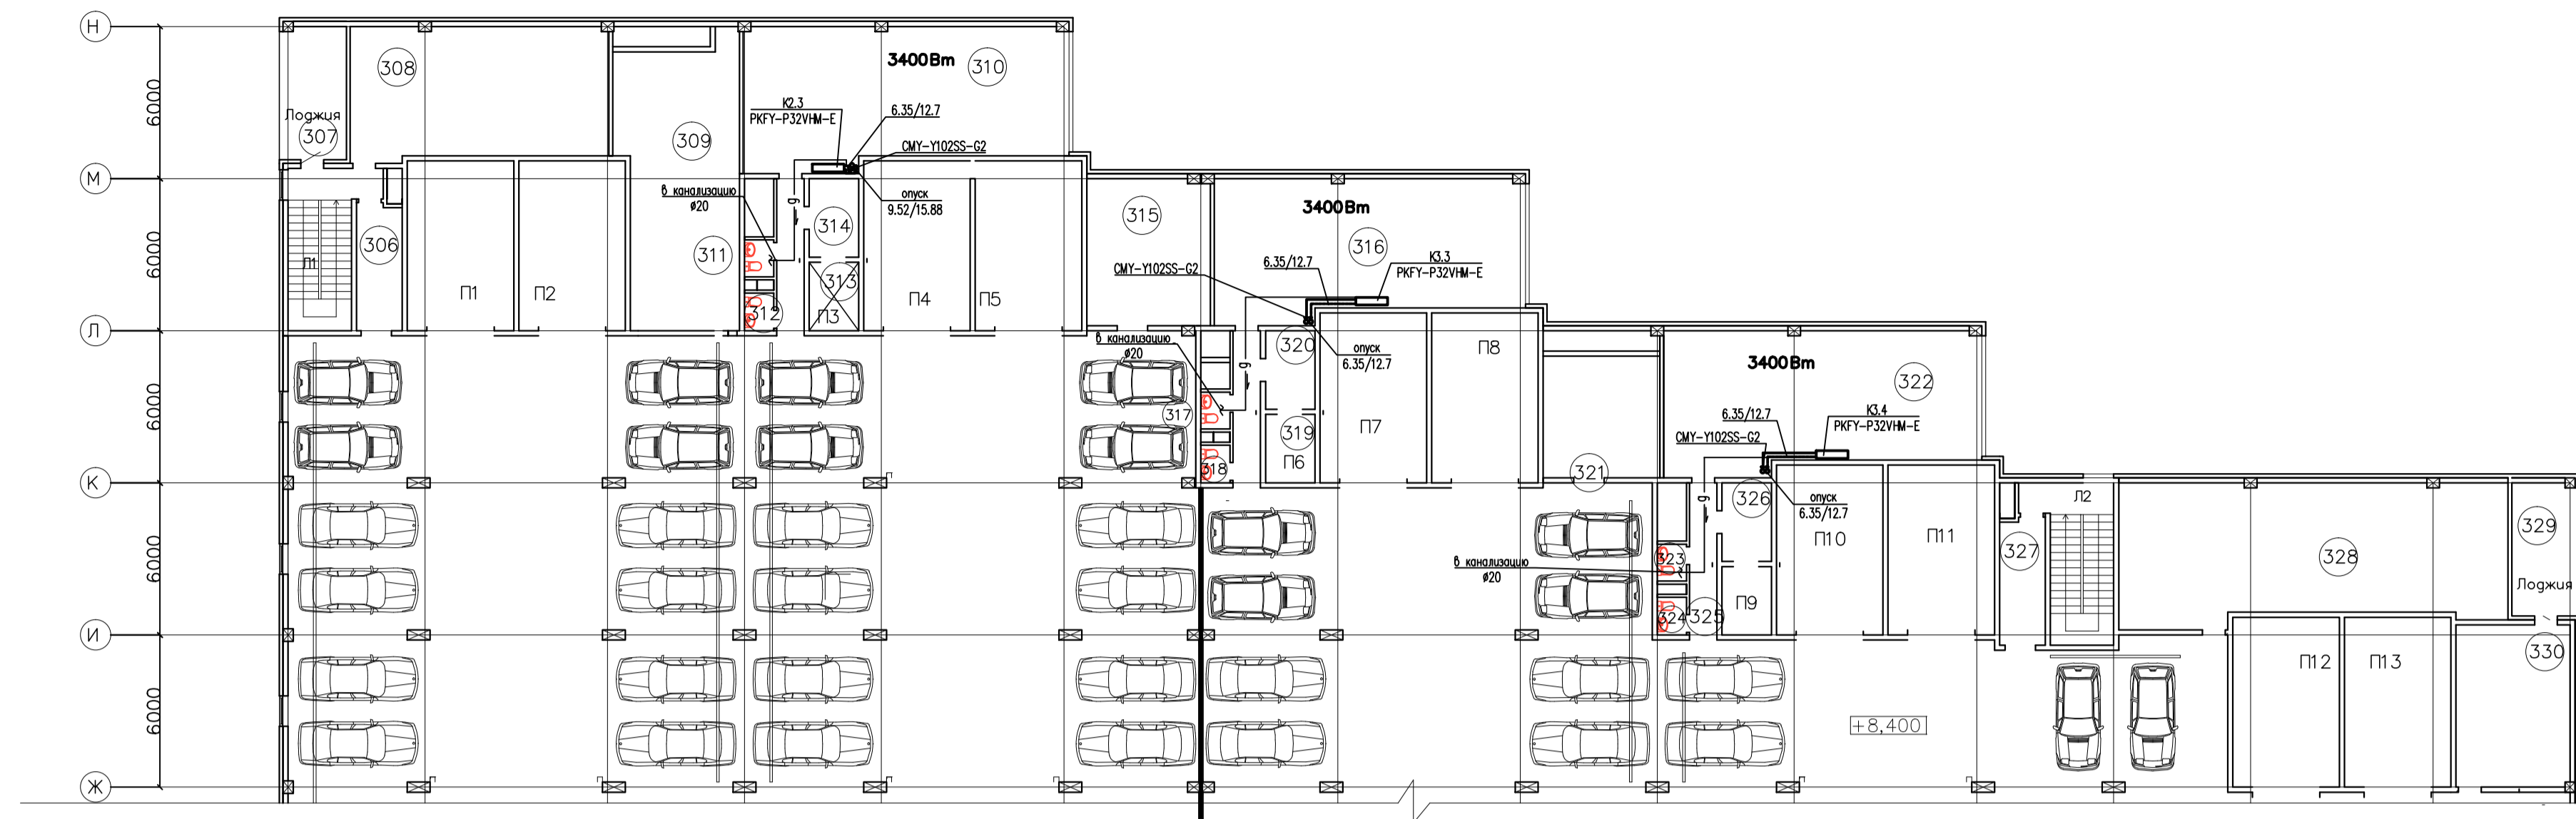

План 2-го этажа с системой кондиционирования

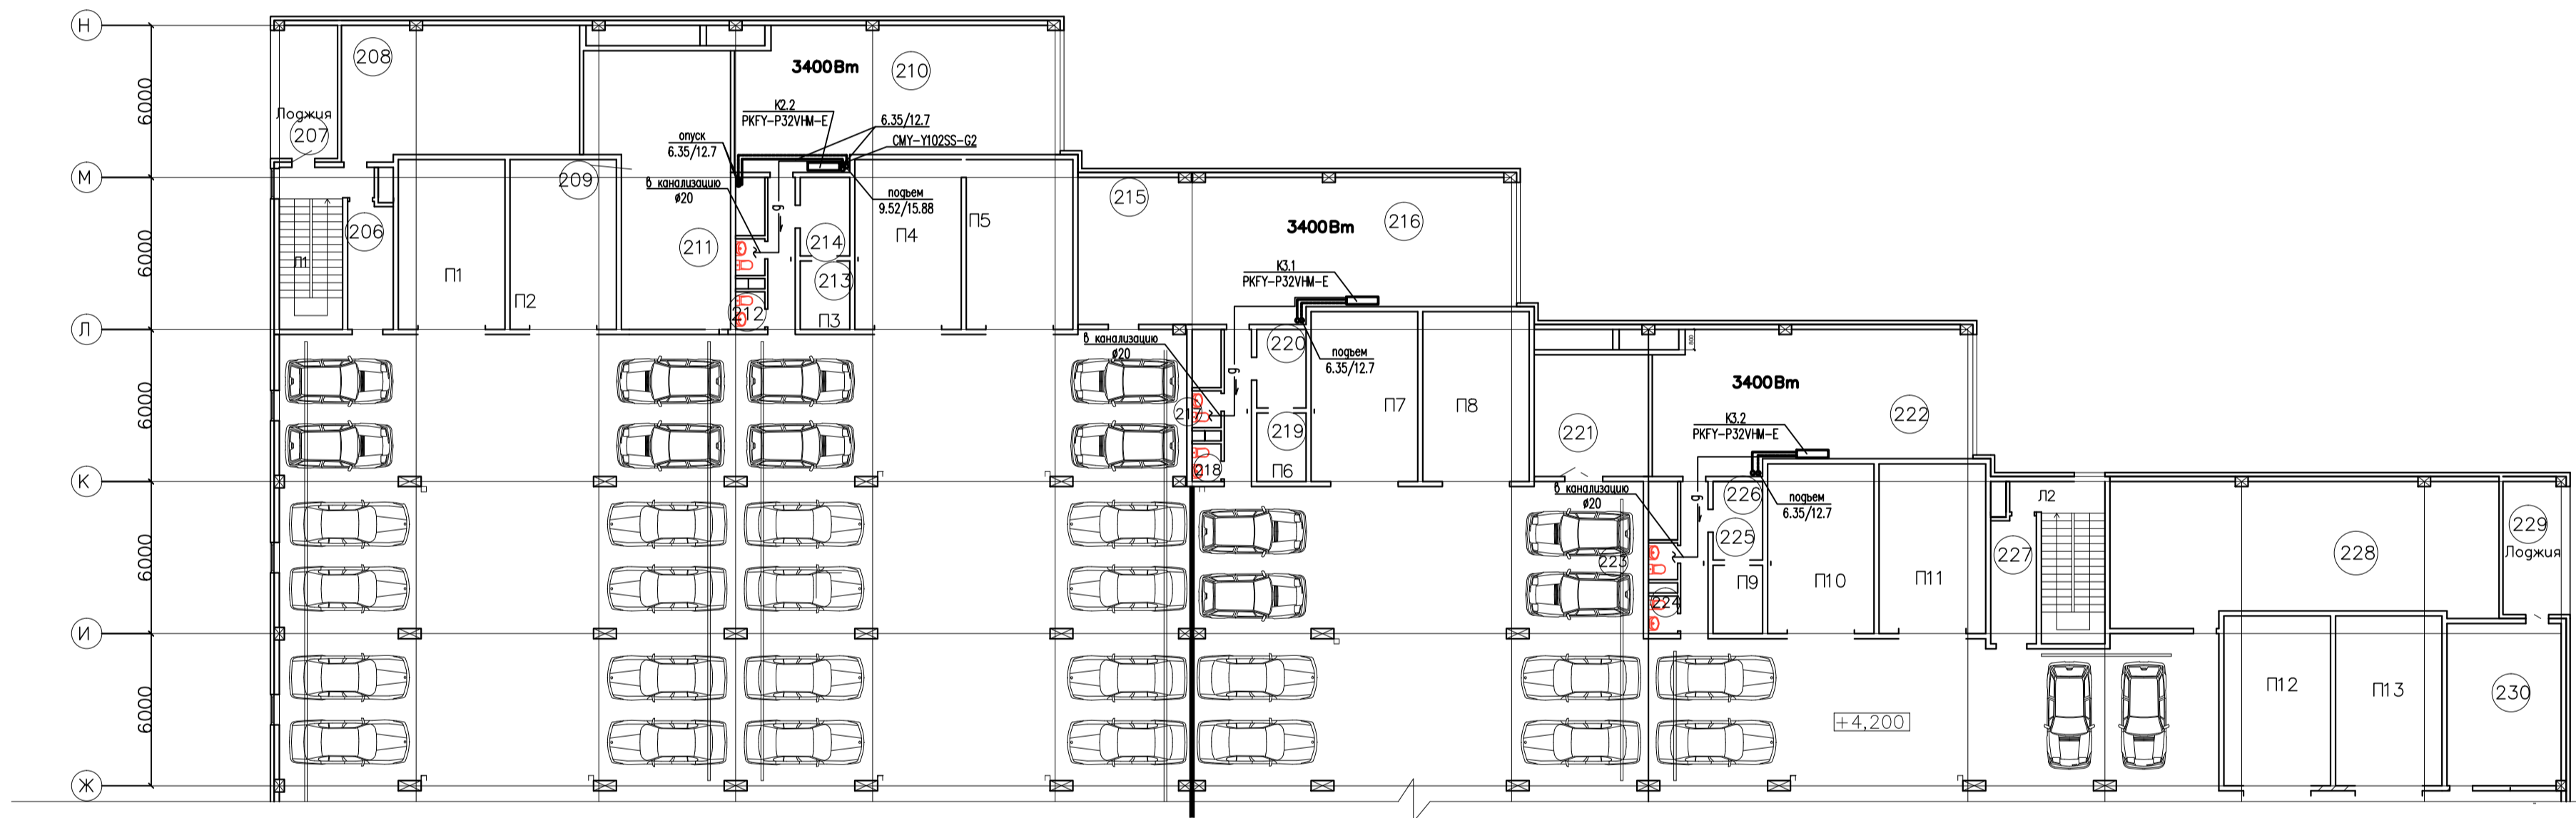

План 1-го этажа с системой кондиционирования

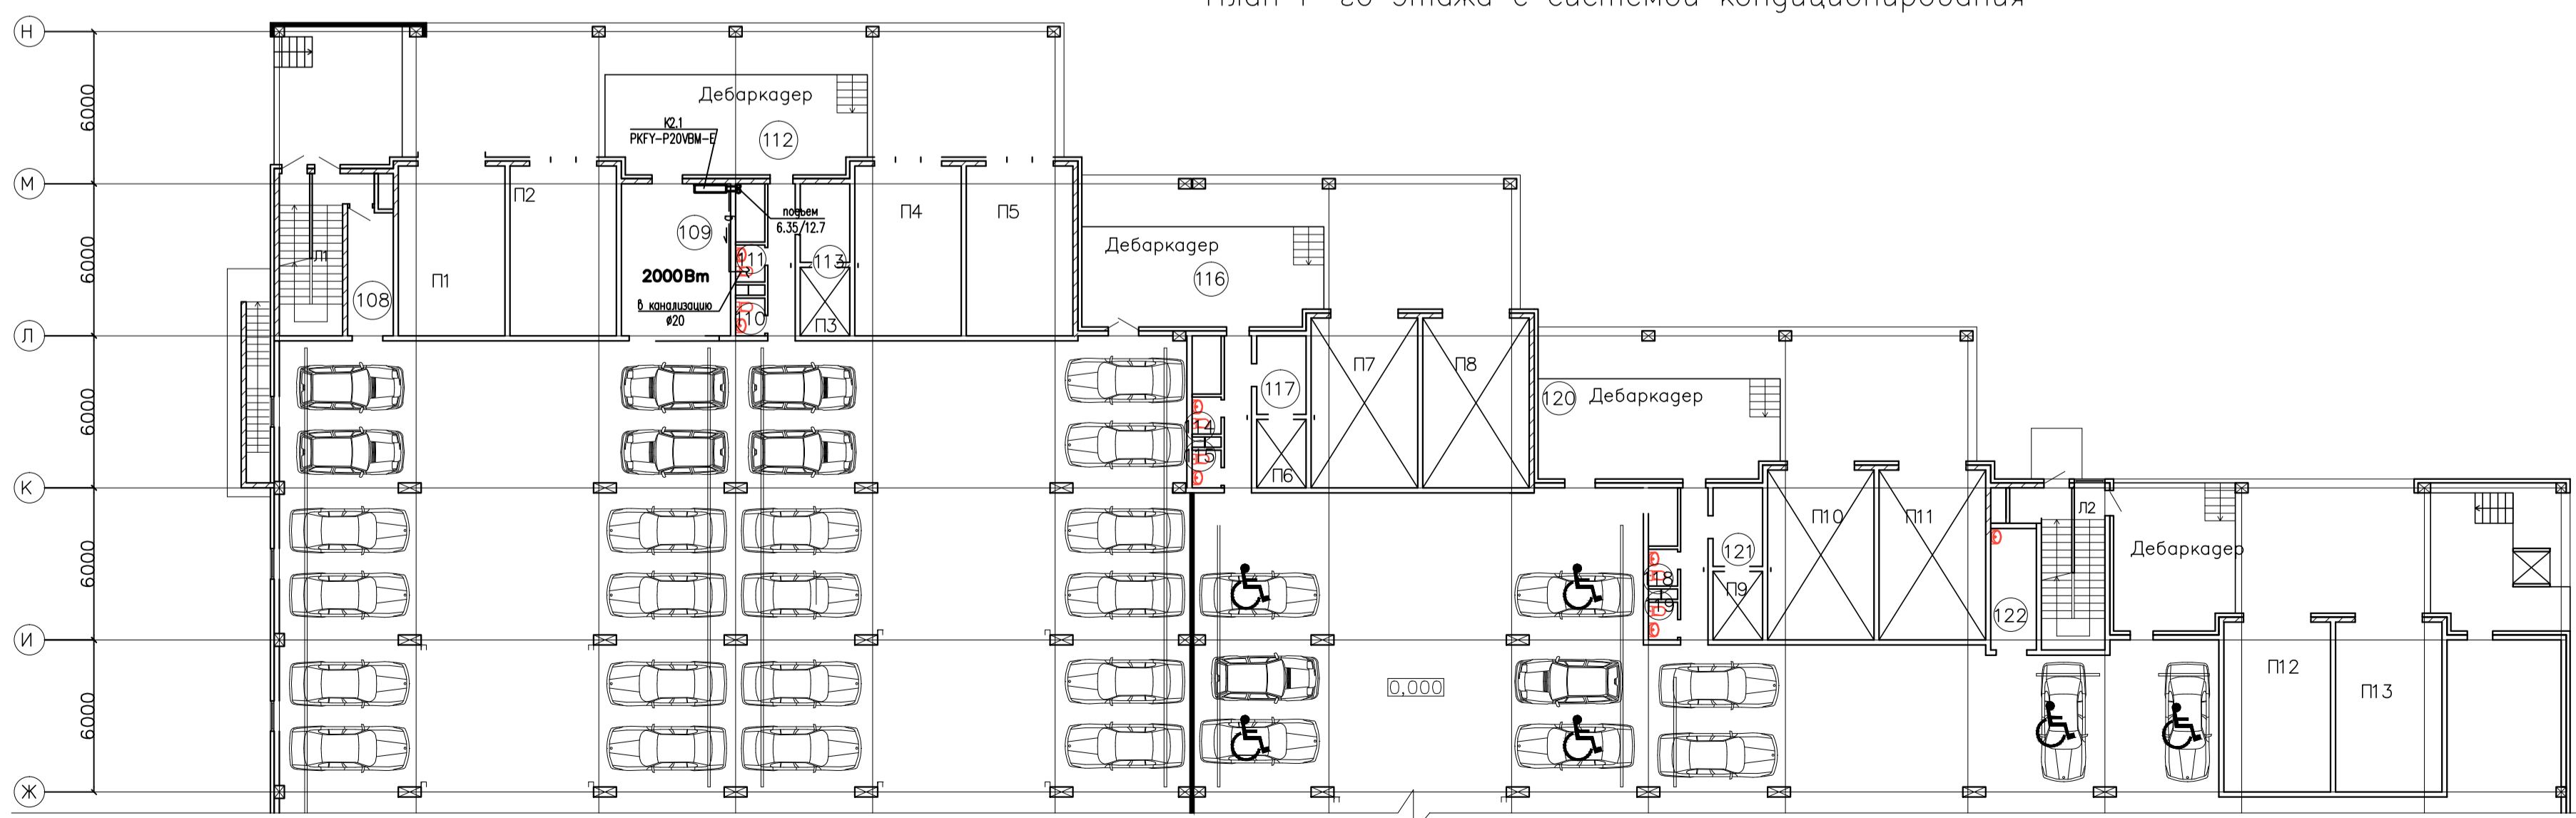


Схема К2.


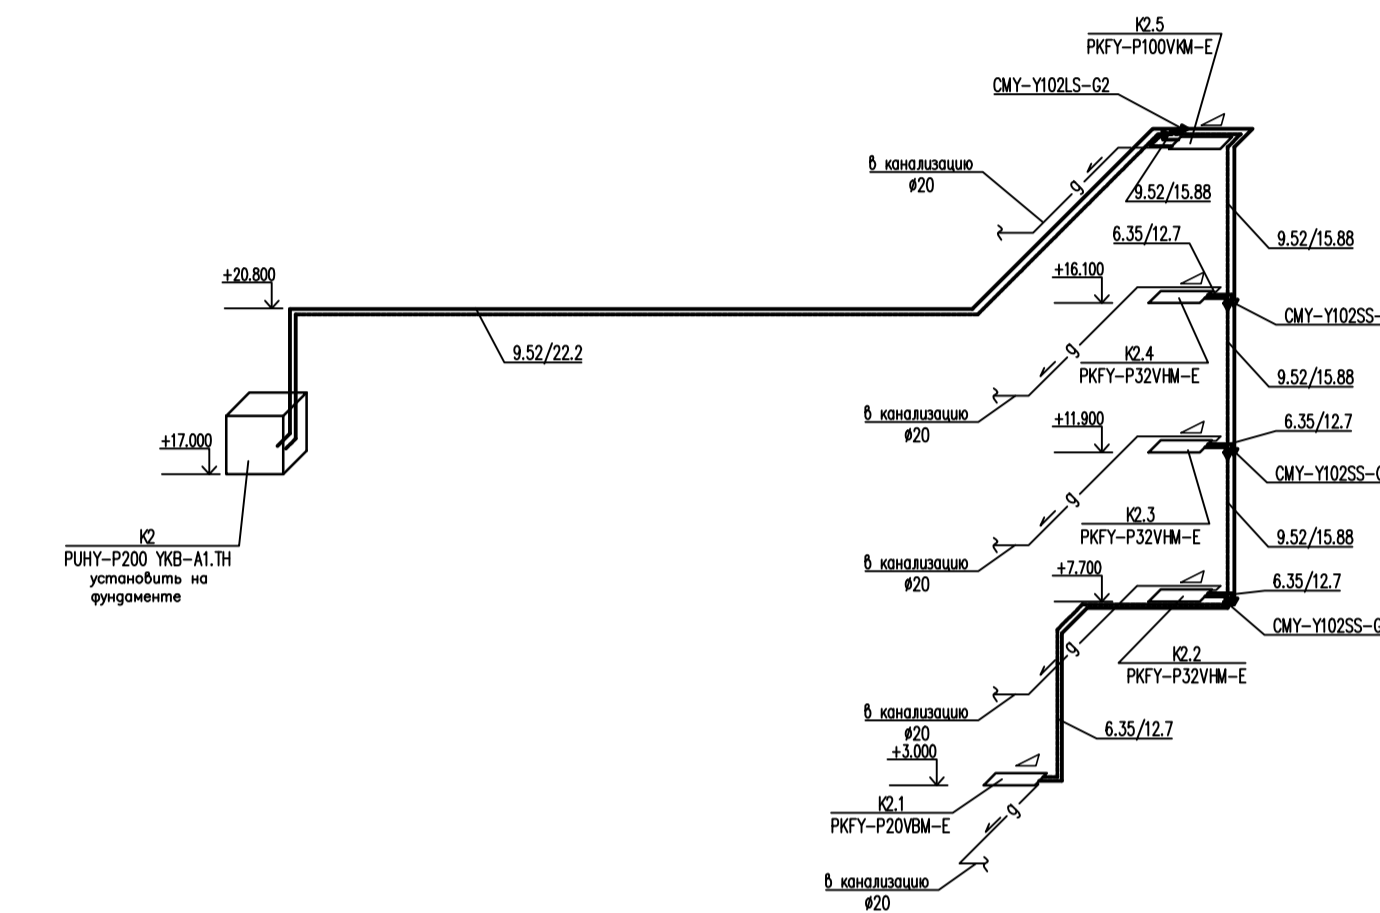


Схема К3.

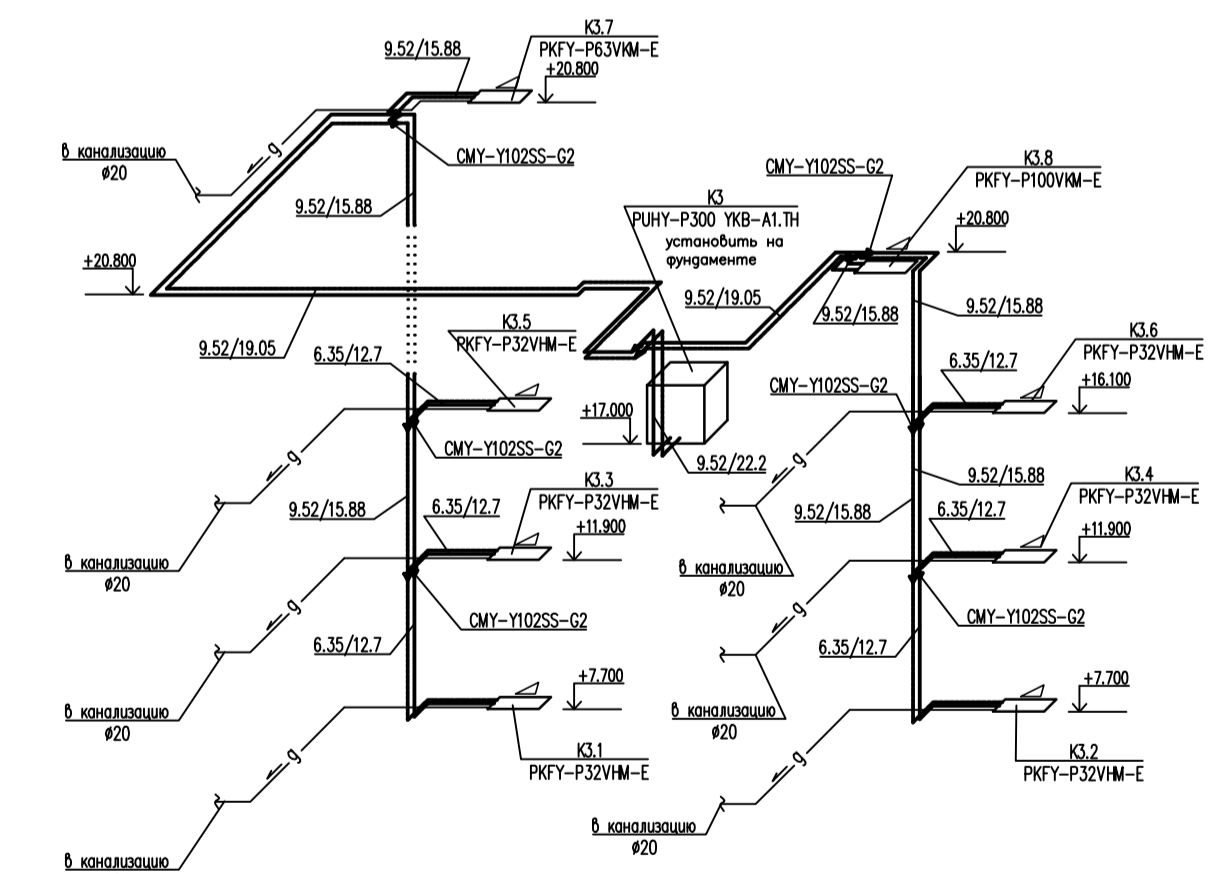

Изм.	№	уч.	Лист	№	док.	Подпись	Дата	шифр	27.02.2015	ОВ
Гип	Ярмак	Разраб.	Панова	Новое строительство	многоэтажного гаража-стоянки	Стадия	Р	Лист	16	Листов
Кондиционирование. План 1 - 3 этажей. Схема К2, К3.								000 "Арт Нуво"		