


План 1-го этажа с системами вентиляции

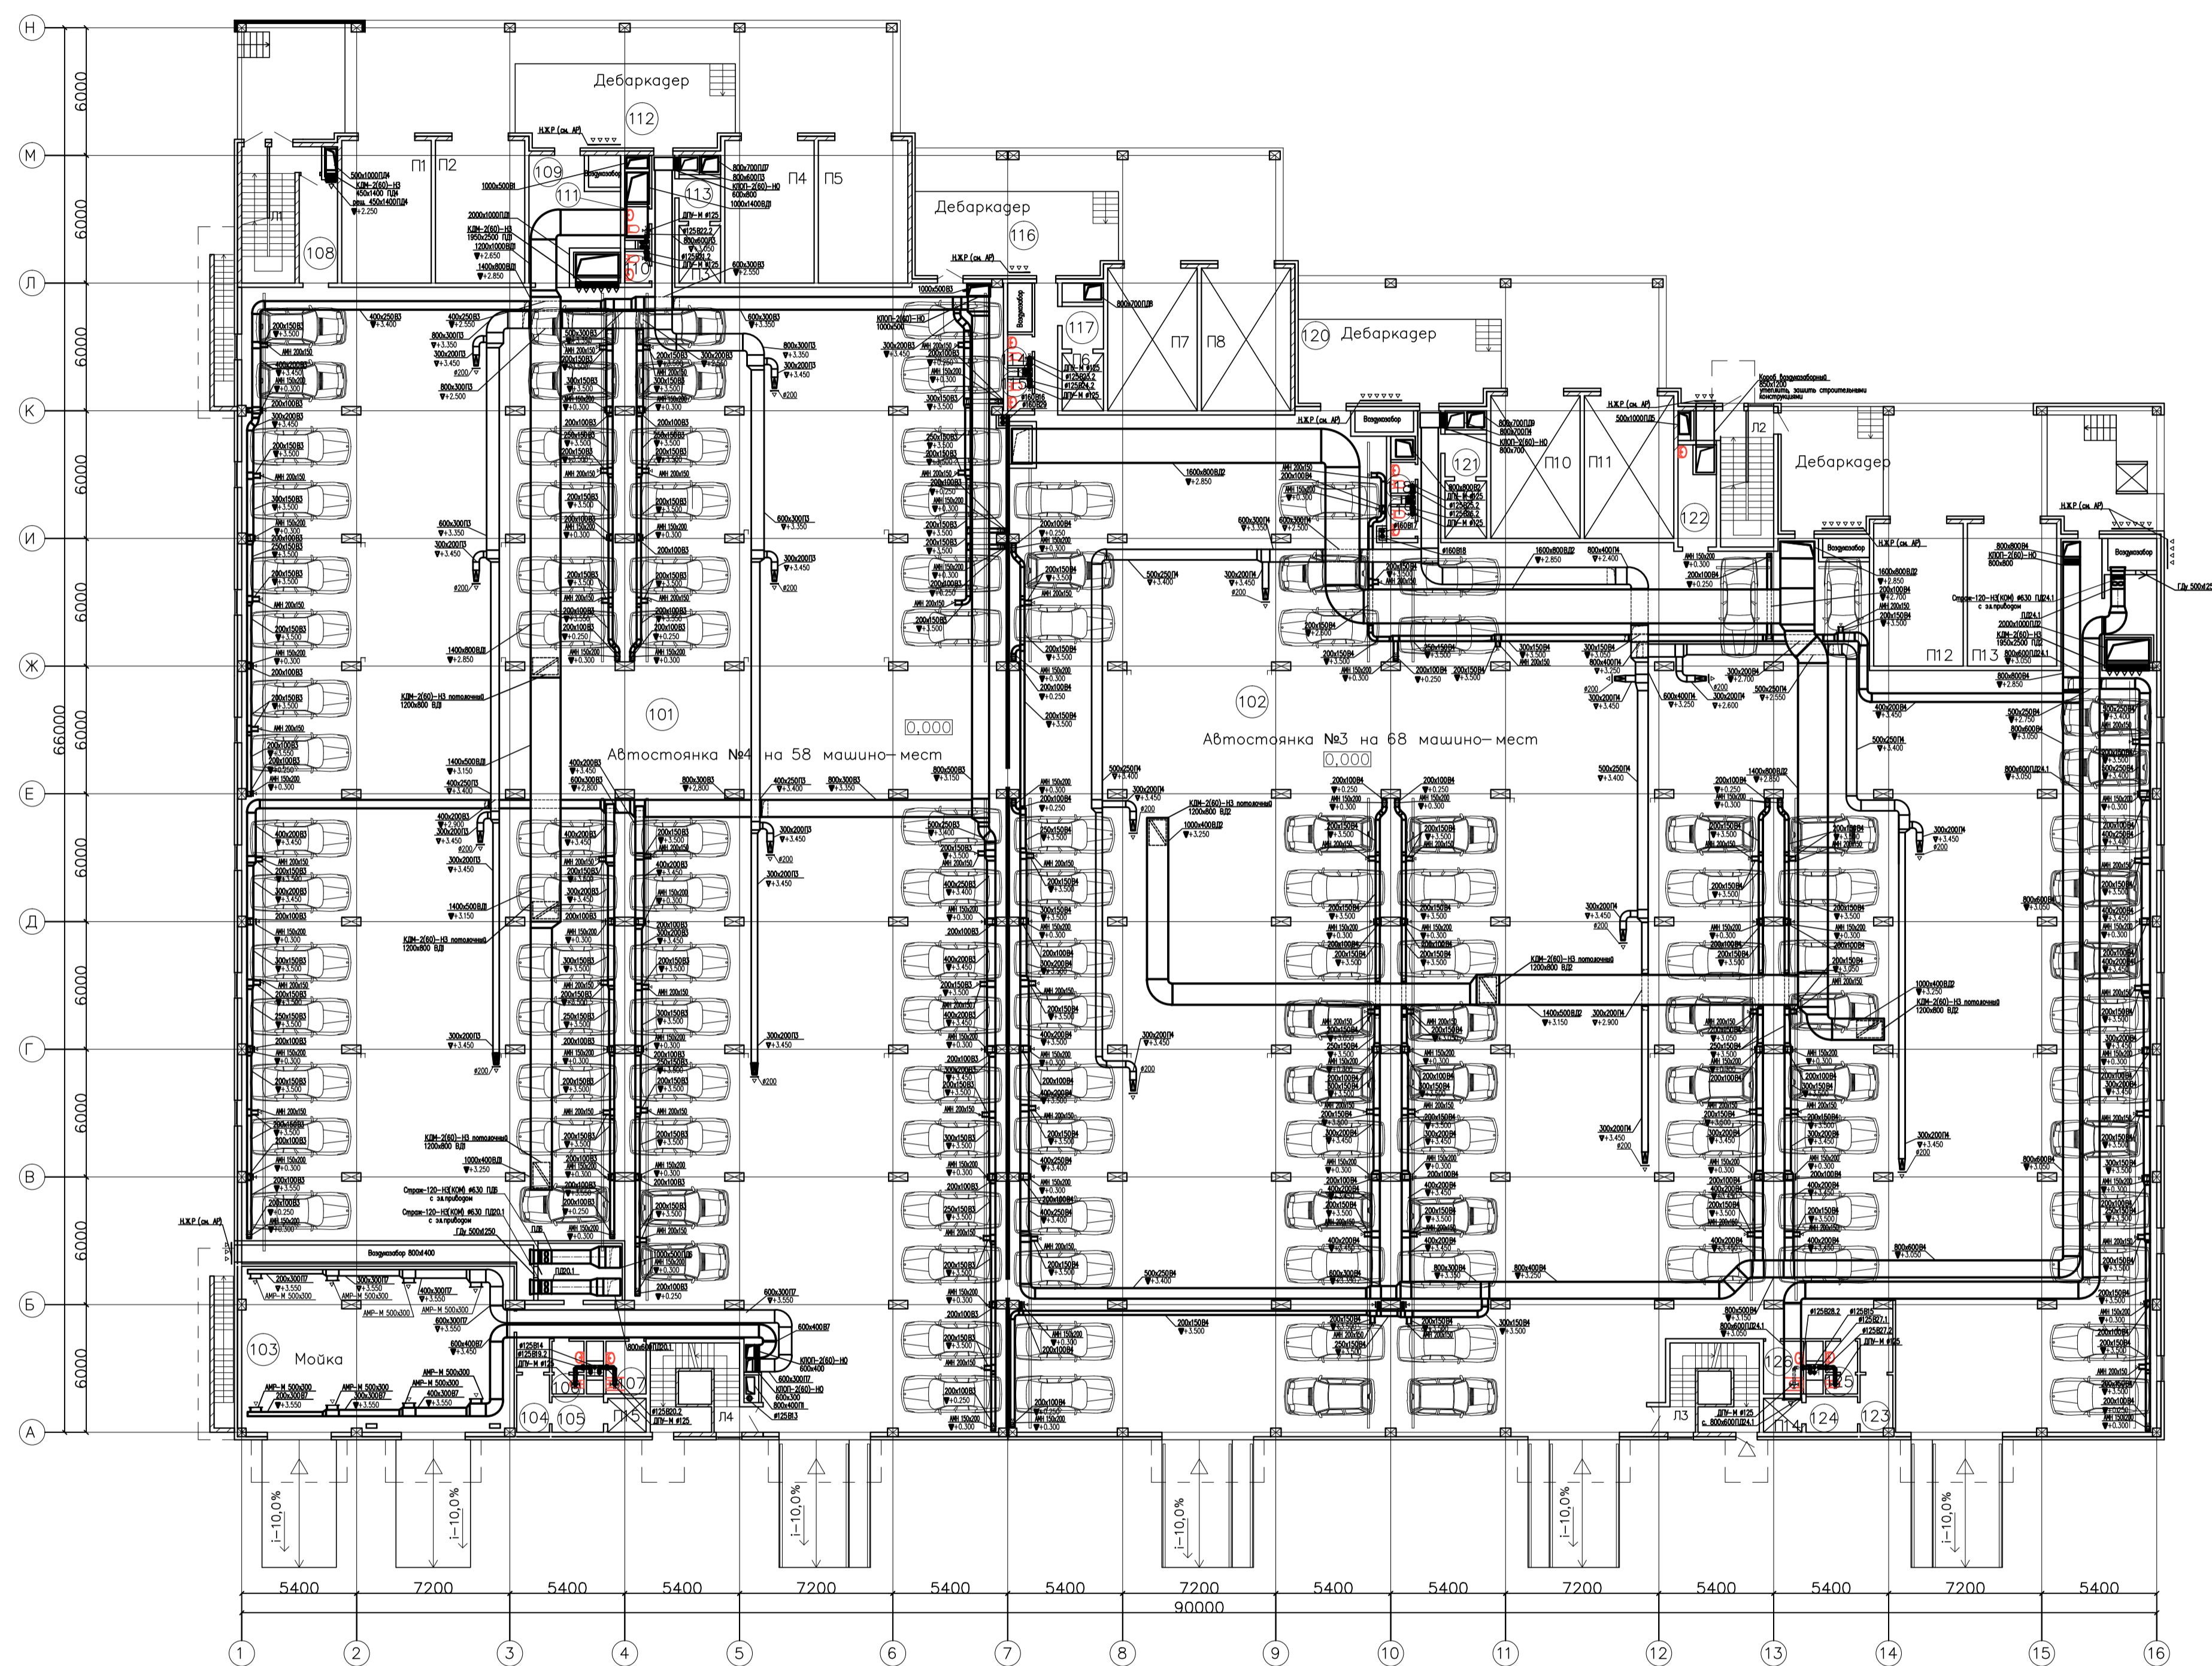

Экспликация помещений

№	Наименование помещения	Площадь (м²)	Категория по взрывопожарной и пожарной опасности
101	Автостоянка №4	1792,0	В1
102	Автостоянка №3	2270,2	В1
103	Мойка на 2 поста	103,0	Д
104	Тамбур шлюз	4,5	—
105	Тамбур шлюз	4,7	—
106	С.у.	3,6	Д
107	С.у. для инвалидов	4,7	Д
108	Тамбур шлюз	9,1	—
109	Помещение охраны, диспетчерская	25,8	В3
110	С.у.	1,7	Д
111	С.у.	1,7	Д
112	Коридор	6,7	В4
113	Тамбур шлюз	6,1	—
114	С.у.	1,7	Д
115	С.у.	1,7	Д
116	Коридор	6,7	В4
117	Тамбур шлюз	6,1	—
118	С.у.	1,7	Д
119	С.у.	1,7	Д
120	Коридор	6,7	В4
121	Тамбур шлюз	6,1	—
122	Пом хранения уборочного инвентаря	9,1	—
123	Тамбур шлюз	4,3	—
124	Тамбур шлюз	4,7	—
125	С.у.	3,6	Д
126	С.у. для инвалидов	4,7	Д
Л1	Лестница	17,5	В4
Л2	Лестница	17,5	В4
Л3	Лестница	15,3	В4
Л4	Лестница	15,3	В4
	Полезная площадь	4358	

Изм.	№	Лист	№	док.	Подпись	Дата	шифр	27.02.2015	ОВ		
Гип	Ярмак						Заказчик: ООО "Управляющая компания Прометей"				
Разраб.	Защева						Многоэтажный гараж стоянка по адресу: Г. Москва Коробинское шоссе вл. 41А, корп. 1, корп. 2				
							Новое строительство		Стадия	Лист	Листов
							многоэтажного гаража-стоянки		Р	4	
							Вентиляция. План 1 этажа.			000 "Арт Нуво"	