

Общество с ограниченной ответственностью

## **«Арт Нуво»**

107553, г. Москва, ул. Черкизовская Б., д. 30А, стр. 1. Тел. (495) 785-25-93

ОКПО96443825, ОГРН 1067746771355, ИНН/КПП 7718592726/771801001

Московский банк Сбербанка России ПАО г. Москва

Р/С № 40702810738290030078 в ПАО «Сбербанк России» г. Москва Корр. счет № 3010181040000000225

БИК 044525225

---

*Регистрационный номер СРО №127-091228-77 от 15.01.2010 г. Союза проектировщиков и архитекторов  
в малом и среднем бизнесе (номер в государственном реестре саморегулируемых организаций  
СРО-П-074-08122009)*

## **Новое строительство**

### **многоэтажного гаража-стоянки**

**по адресу: г. Москва, Коровинское шоссе, вл. 41А, корп. 1, корп. 2**

## **Общество с ограниченной ответственностью «Управляющая компания «Прометей»**

### **Рабочая документация**

#### **Раздел 5.4**

#### **«Сети связи»**

#### **Подраздел 5.4.3**

#### **«Громкоговорящая связь. Радиотрансляция»**

**Шифр 30.08.19-ГГС**

**Арх. № 30.08.19-ГГС**

Общество с ограниченной ответственностью

## **«Арт Нуво»**

107553, г. Москва, ул. Черкизовская Б., д. 30А, стр. 1. Тел. (495) 785-25-93

ОКПО96443825, ОГРН 1067746771355, ИНН/КПП 7718592726/771801001

Московский банк Сбербанка России ПАО г. Москва

Р/С № 40702810738290030078 в ПАО «Сбербанк России» г. Москва Корр. счет № 3010181040000000225

БИК 044525225

---

*Регистрационный номер СРО №127-091228-77 от 15.01.2010 г. Союза проектировщиков и архитекторов  
в малом и среднем бизнесе (номер в государственном реестре саморегулируемых организаций  
СРО-П-074-08122009)*

## **Новое строительство**

### **многоэтажного гаража-стоянки**

**по адресу: г. Москва, Коровинское шоссе, вл. 41А, корп. 1, корп. 2**

## **Общество с ограниченной ответственностью «Управляющая компания «Прометей»**

### **Рабочая документация**

#### **Раздел 5.4 «Сети связи»**

#### **Подраздел 5.4.3 «Громкоговорящая связь. Радиотрансляция»**

**Шифр 30.08.19-ГГС**

**Арх. № 30.08.19-ГГС**

**Генеральный директор**

**И.Л. Ярмак**

 


**Главный архитектор проекта**

**П.Н. Румянцев**



Общие данные см. 30.08.19-ГГС.0Д

Условные обозначения

-  Пульт диспетчера
-  Панель абонентская
-  Кабель

						Шифр: 30.08.19-ГГС.1			
						Заказчик: ООО "Управляющая компания Прометей"			
						Новое строительство многоэтажного гаража-стоянки по адресу: г. Москва, Коровинское шоссе, вл.41 А, корп.1, корп.2			
Изм.	Кол. уч.	Лист	№ док.	Подп.	Дата	Громкоговорящая связь. Радиотрансляция	Стадия	Лист	Листов
Разраб.			Новиков		17.02.20		Р		1
Пров.			Ярмак И Л		17.02.20	Схема структурная	ООО "Арт Нуво"		
Н.контр.			Румянцев		17.02.20				
ГИП			Ярмак И Л		17.02.20				

Согласовано

Взам. инв. №


Подпись и дата

Инв. № подл.



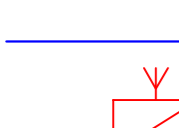

План -1 этажа

Экспликация помещений

№	Наименование помещений	Площадь м²	Категория взрывопожарной и пожарной опасности
001	Автостоянка №1	2057,6	B1
002	Автостоянка №2	2133,3	B1
003	Помещение хранения пож. инвентаря	16,0	B4
004	Пом. хранения уборочного инвентаря	12,7	B4
005	Пом. хранения уборочного инвентаря	12,7	B4
006	Помещение хранения пож. инвентаря	15,9	B4

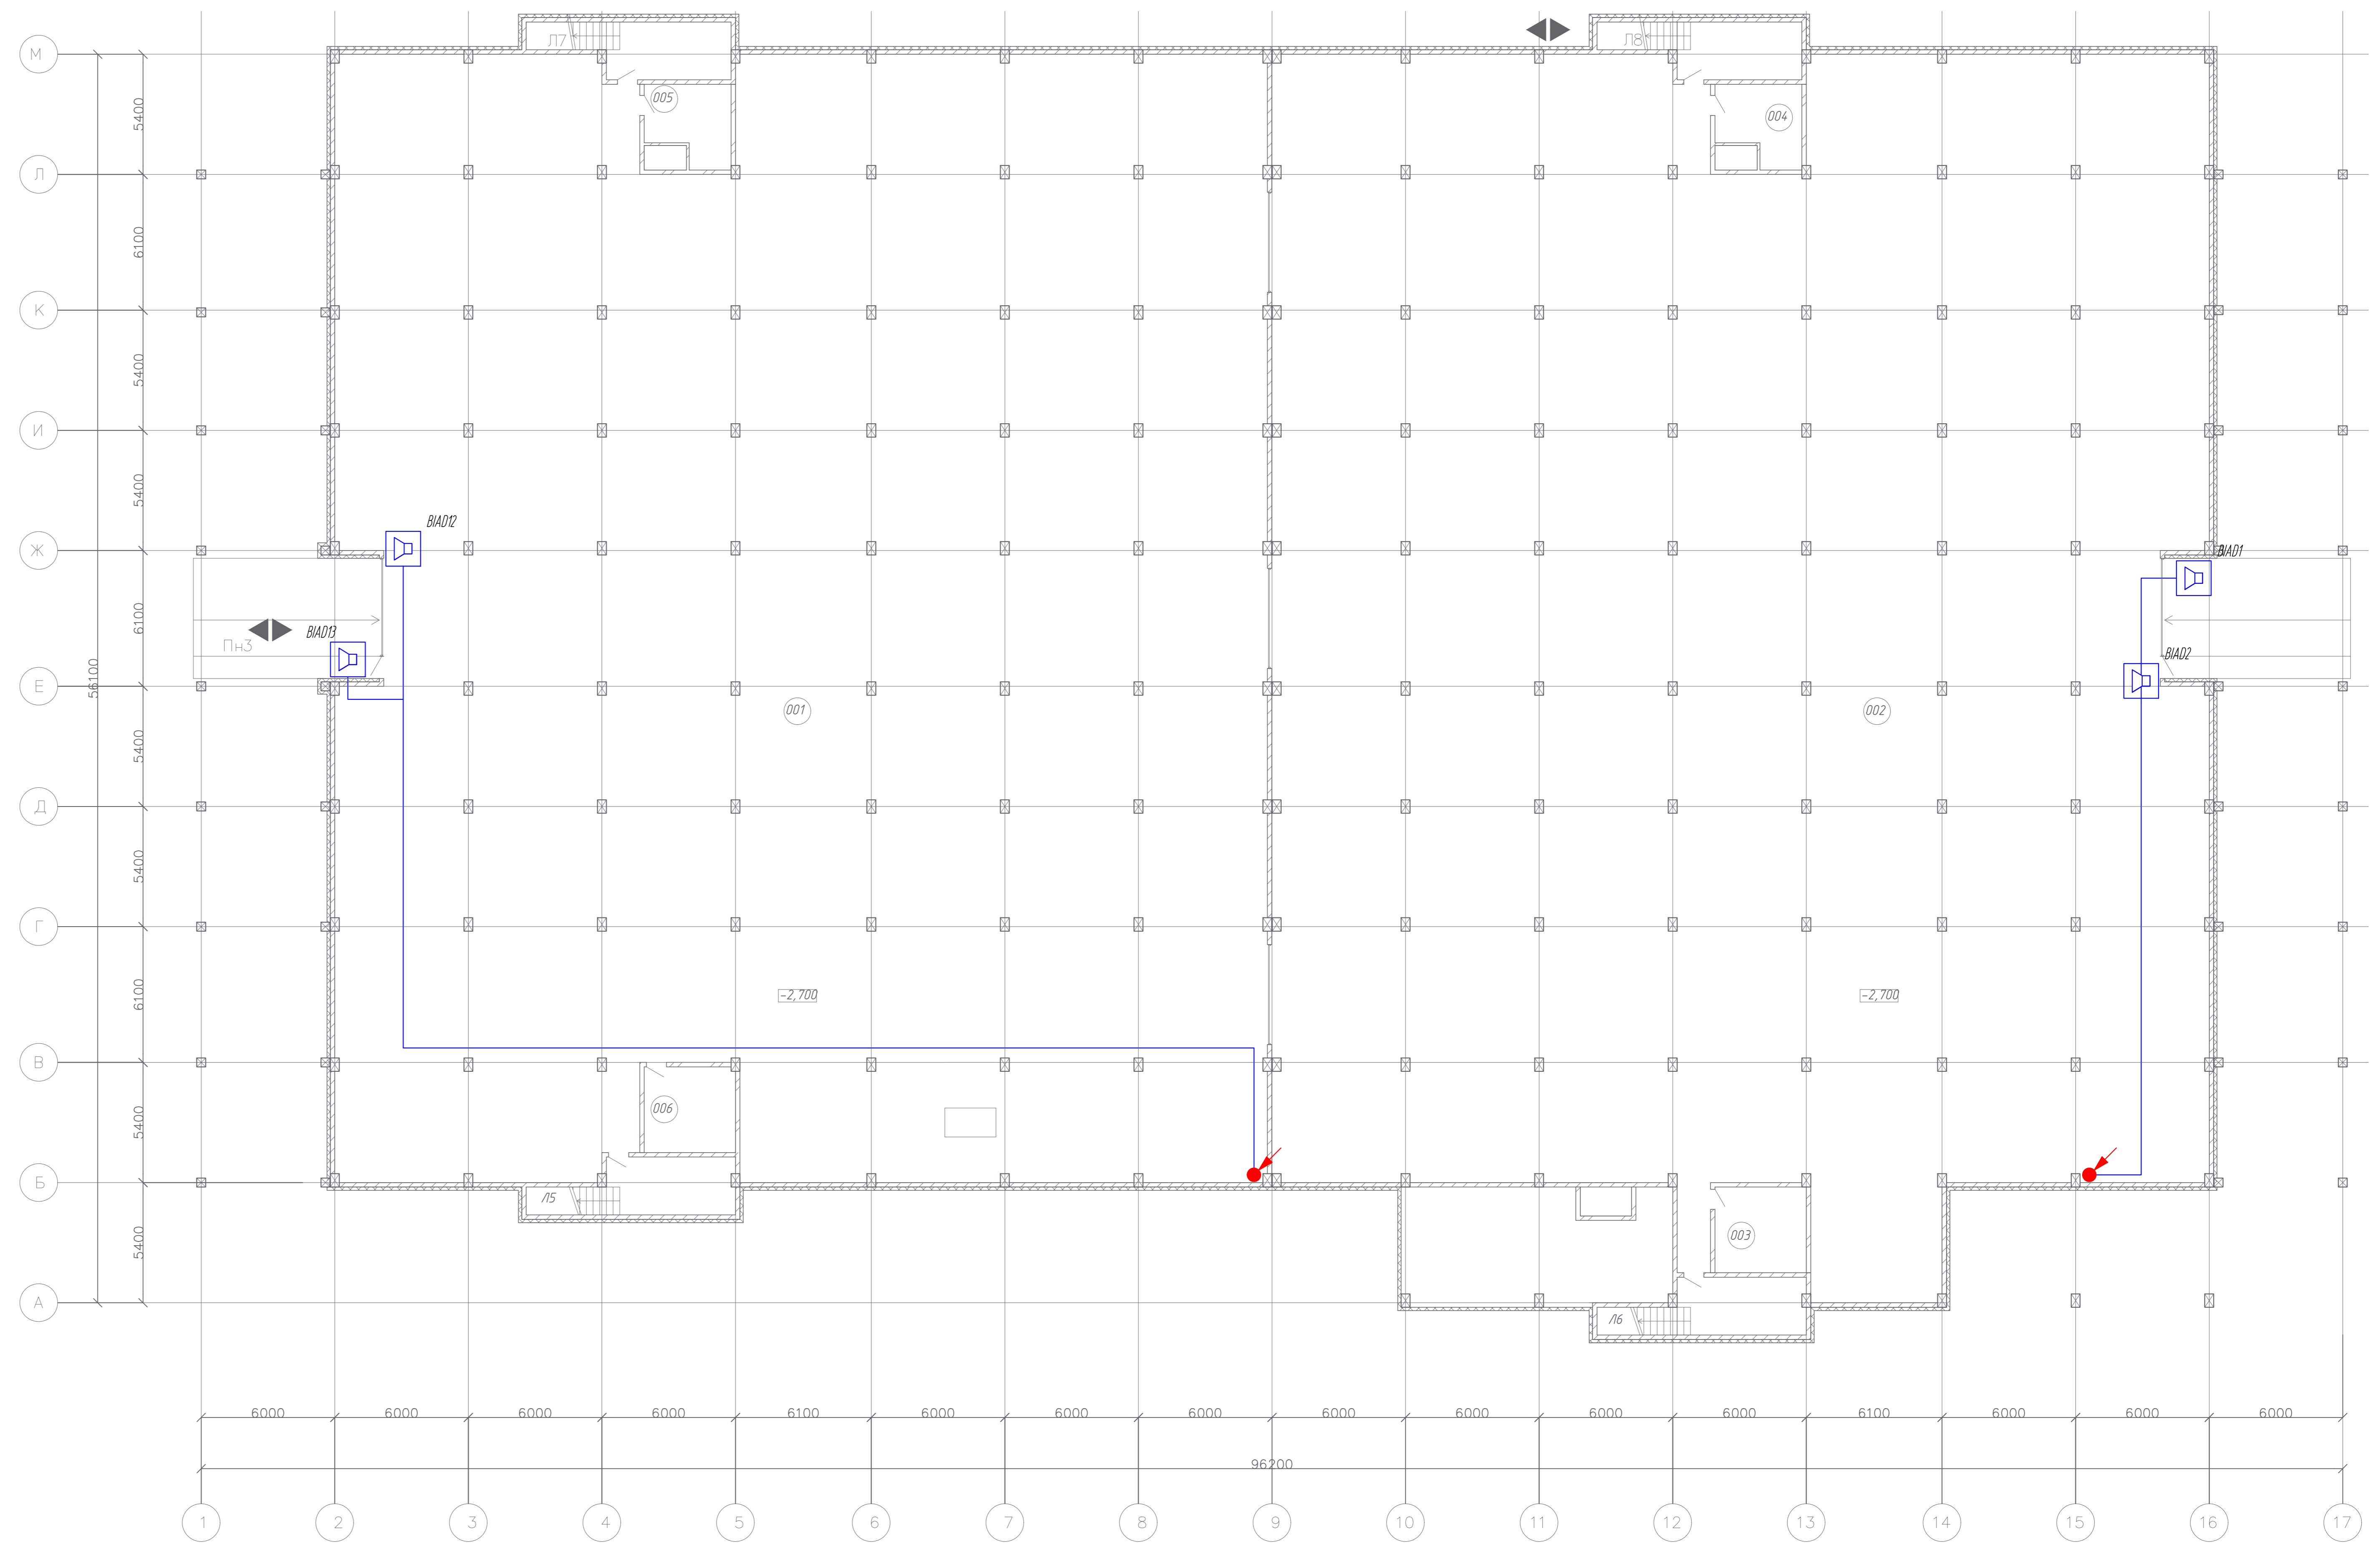

Условные обозначения

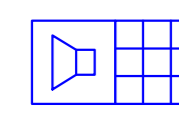-  Пульт диспетчера
-  Панель абонентская
-  Кабель
-  Радиопремник Неида РП-222


Общие данные см. 30.08.19-СОУЭ.01

				Шифр: 30.08.19-ГГС.2		
				Заказчик: ООО "Управляющая компания Прометей"		
Новое строительство многоэтажного гаража-стоянки по адресу: г. Москва, Коробинское шоссе, вл.41 А, корп.1, корп.2						
Изм.	Кол.уч.	Лист	№ док.	Подп.	Дата	
Разраб.		Новиков	С.И.	17.02.20		
Проб.		Ярмак И.Л.	И.Л.	17.02.20		
				Громкоговорящая связь		Стадия
				Радиотрансляция		Лист
						Листов
						п 1 3
				План расположения оборудования		ООО "Арт Нуво"
Н.контр.		Румянцев	И.Л.	17.02.20		
ГИП		Ярмак И.Л.	И.Л.	17.02.20		

План 1 этажа

Экспликация помещений

№	Наименование помещений	Площадь м <sup>2</sup>	Категория взрывопожарной и пожарной опасности
101	Автостоянка №3	1982,2	В1
102	Автостоянка №4	2088,9	В1
103	Помещение охраны, диспетчерская	29,6	
104	Помещение слабых токов	10,9	В3
105	Электрощитовая	20,8	В3
106	Насосная	62,6	В4
107	Помещение хранения пож. инвентаря	12,7	В4
108	Пом. хранения уборочного инвентаря	12,7	В4
109	Помещение вент. установки	62,6	В1
110	Коридор	12,6	
111	С.у.	4,5	
112	С.у.	4,5	
113	Комната хранения багажа	25,9	В3
114	Помещение вент. установки	62,4	В1
115	Коридор	12,6	
116	С.у. для инвалидов	4,5	
117	С.у.	4,5	

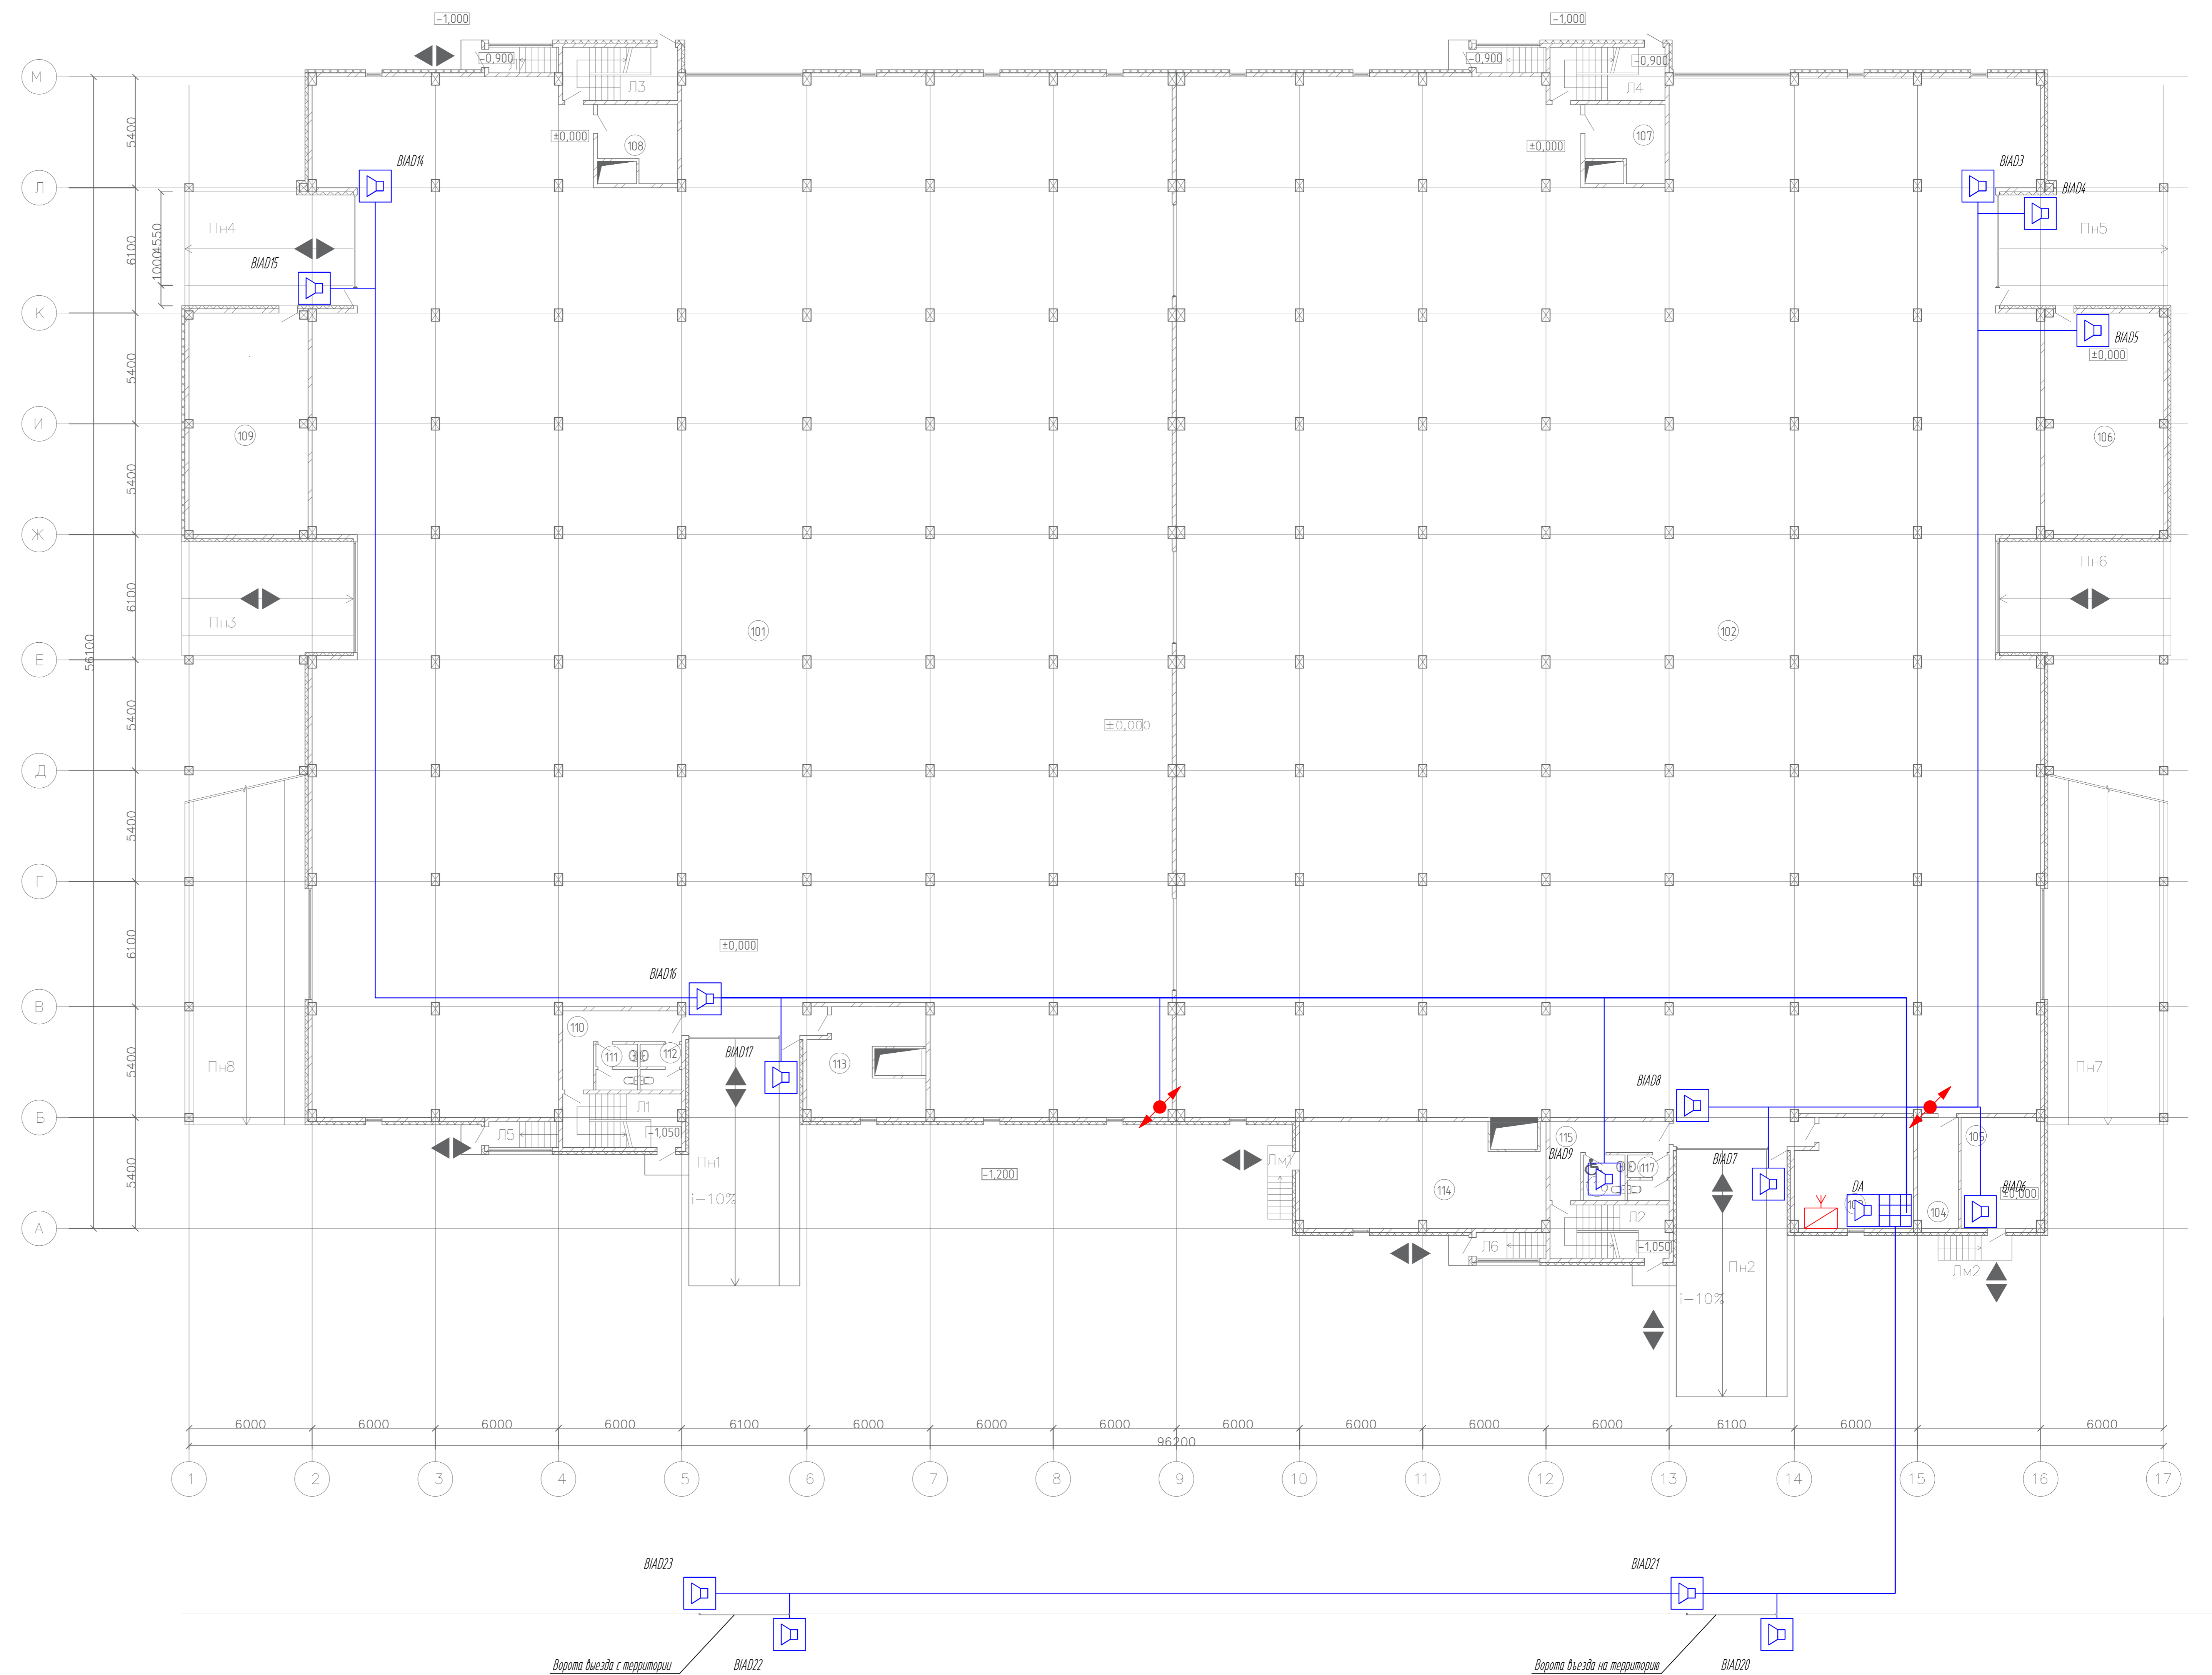

Составлено  
 Проверено и дата  
 Инв. № подл.

Изм.					Лист № док.					Дата				
Разраб.					Подп.					Дата				
Проб.					Подп.					Дата				
Н.контр.					Подп.					Дата				
ГИП					Подп.					Дата				

Шифр: 30.08.19-ГГС.2  
 Заказчик: ООО "Управляющая компания Прометей"  
 Новое строительство многоэтажного гаража-стоянки по адресу: г. Москва, Коробинское шоссе, вл. 41 А, корп. 1, корп. 2

Громкоговорящая связь			Стадия	Лист	Листов
Радиотрансляция			Р	2	3


План расположения оборудования  
 ООО "Арт Нуво"



План 2 этажа

Экспликация помещений

№	Наименование помещений	Площадь м <sup>2</sup>	Категория взрывопожарной и пожарной опасности
201	Автостоянка №5	2000,4	B1
202	Автостоянка №6	2120,3	B1
203	Пом. хранения уборочного инвентаря	31,2	B4
204	Вентиляционная камера	26,3	B1
205	Коридор	11,4	
206	С.у.	5,0	
207	С.у.	5,0	
208	Бухгалтерия	20,1	
209	Секретариат	28,5	
210	Дирекция	31,2	
211	Пом. хранения уборочного инвентаря	12,4	B4
212	Пом. хранения уборочного инвентаря	12,4	B4
213	Коридор	12,6	
214	С.у.	5,0	
215	С.у.	5,0	
216	Пом. хранения уборочного инвентаря	30,8	B4
217	Вентиляционная камера	27,5	B1

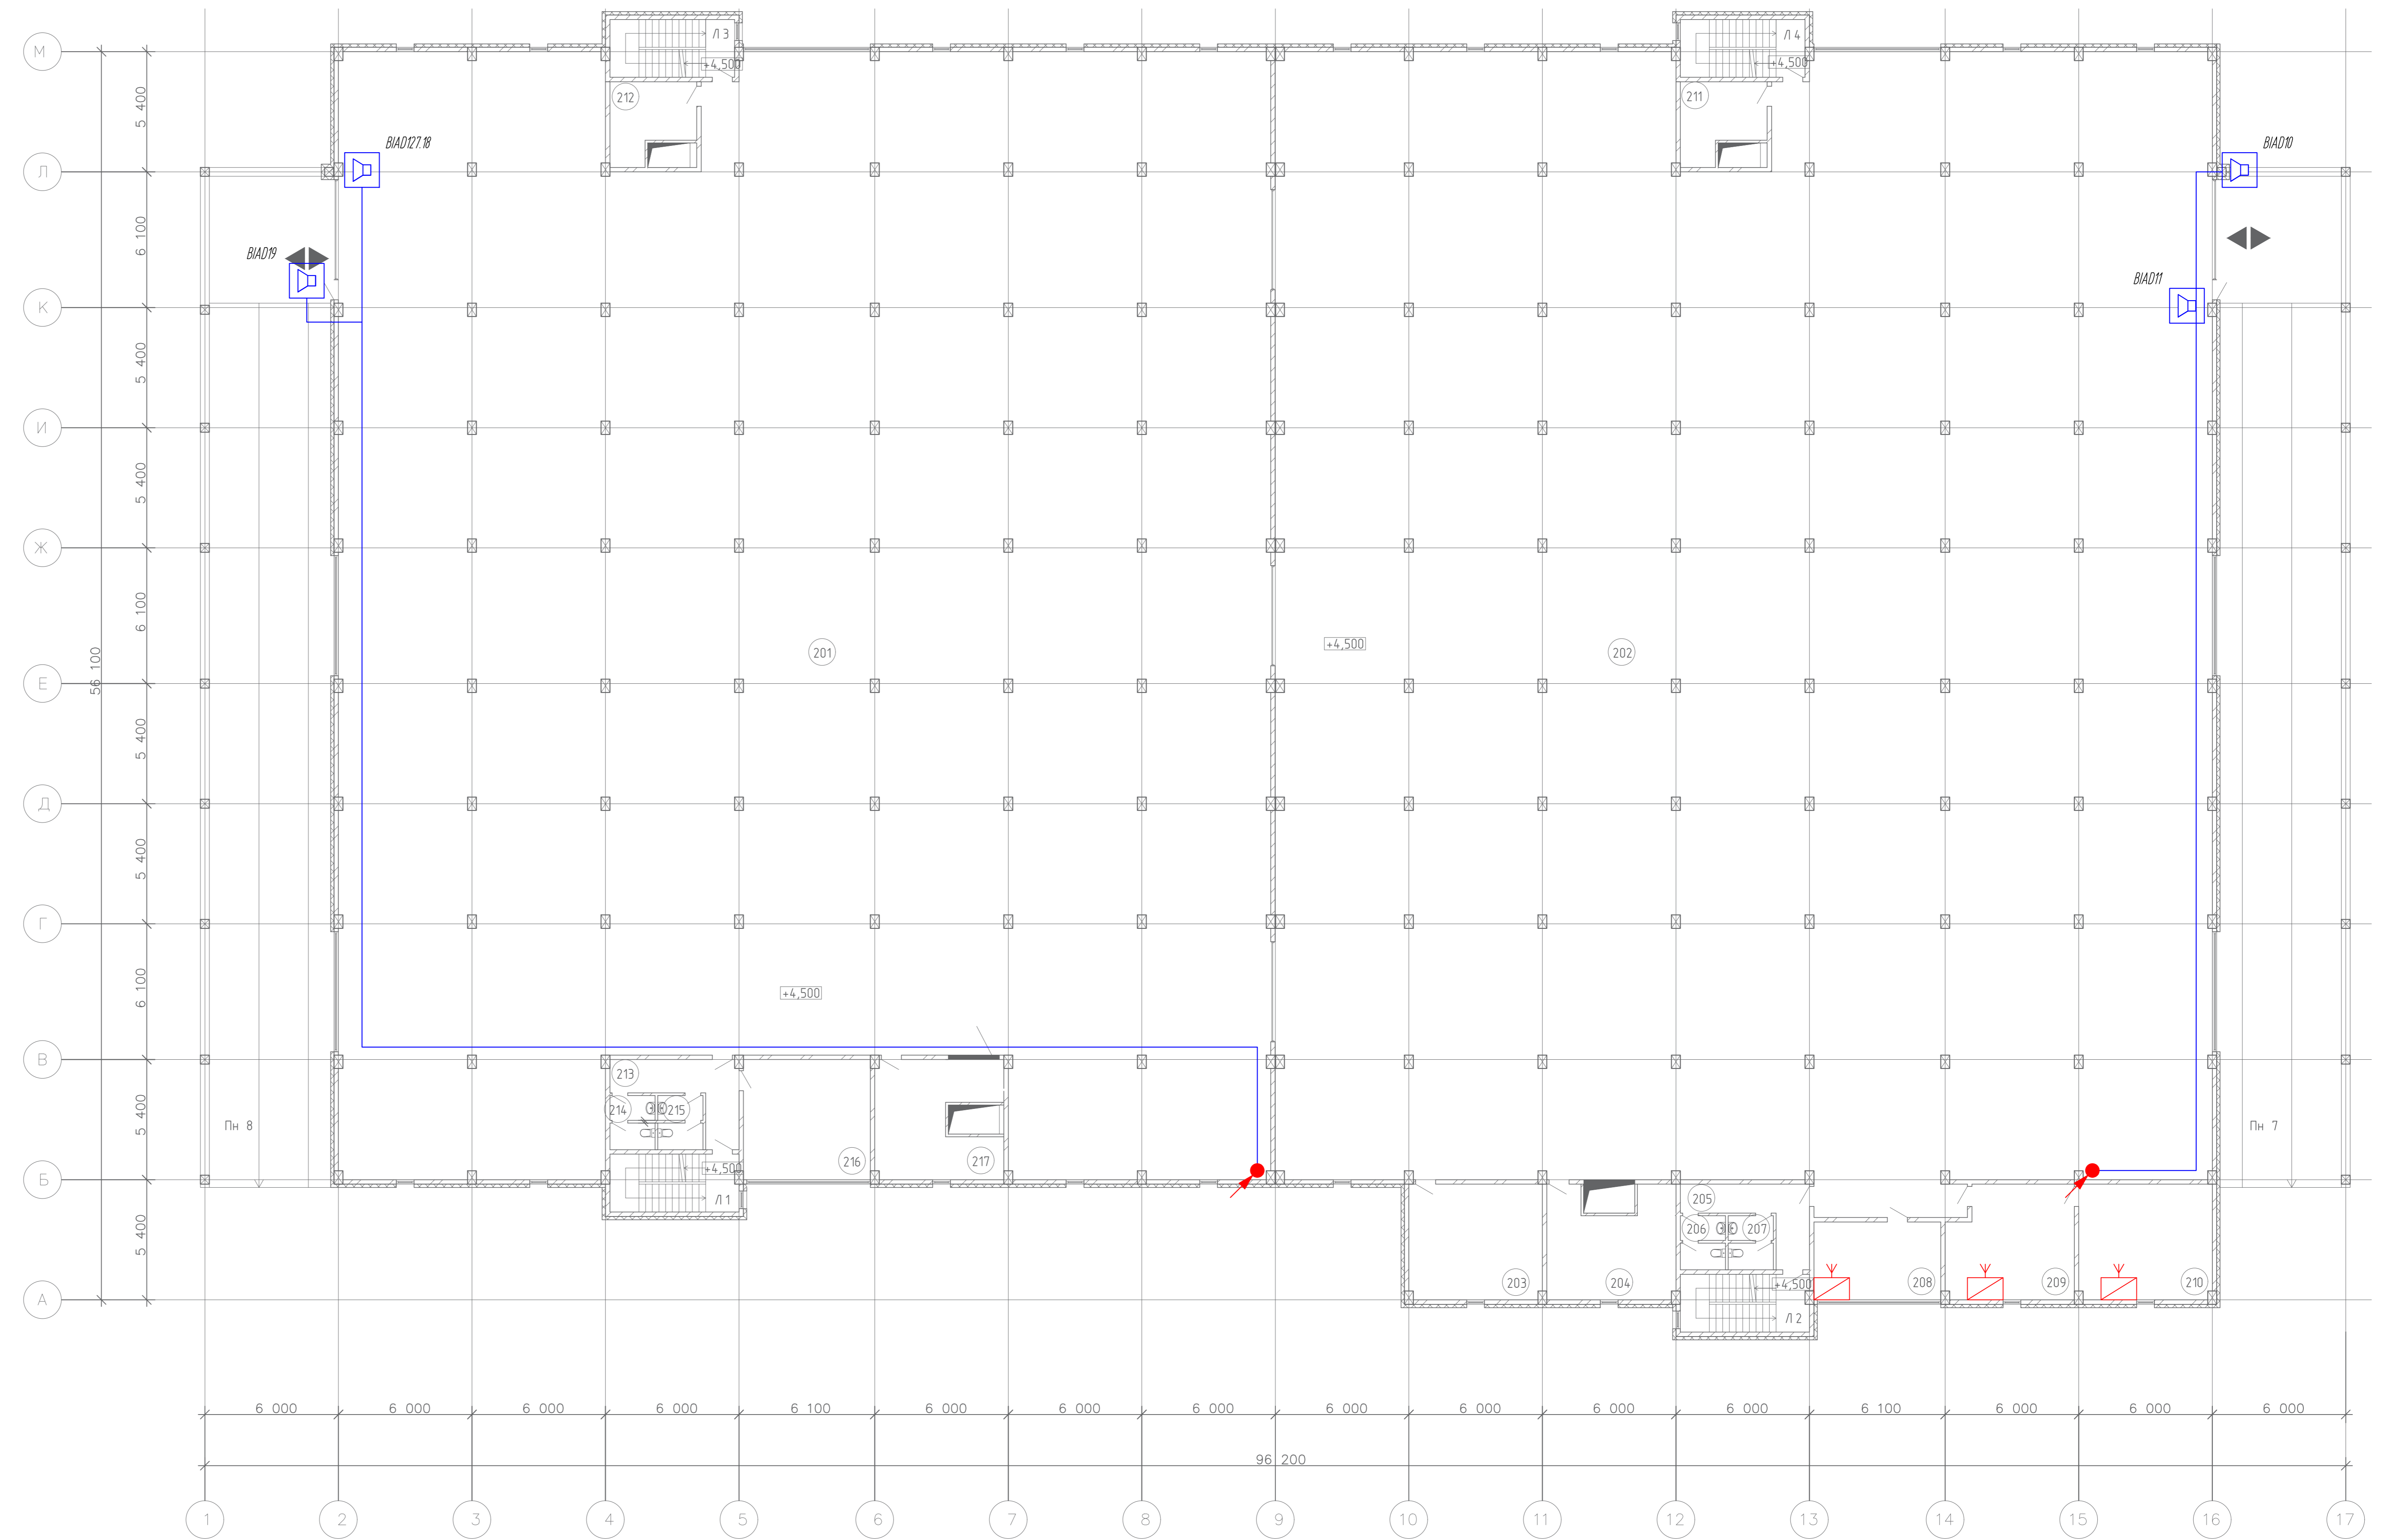

Составлено
Взам. инв. №
Подпись и дата
Инв. № подл.

Изм.				Лист № док.				Подп.				Дата			
Разраб.				Новиков				17.02.20				17.02.20			
Проб.				Ярмак И Л				17.02.20				17.02.20			
Н.контр.				Румянцев				17.02.20				17.02.20			
ГИП				Ярмак И Л				17.02.20				17.02.20			

Шифр:		30.08.19-ГГС.2	
Заказчик:		ООО "Управляющая компания Прометей"	
Новое строительство многоэтажного гаража-стоянки по адресу: г. Москва, Коробинское шоссе, вл.41 А, корп.1, корп.2			
Громкоговорящая связь. Радиотрансляция		Стадия	Лист
		Р	3
План расположения оборудования		ООО "Арт Нуво"	

№ п.п.	Наименование и техническая характеристика	Тип, марка, обозначение документа, опросного листа	Код продукции	Поставщик	Ед. измерения	Кол.	Масса 1 ед., кг	Примечание
1	2	3	4	5	6	7	8	9
	<u>Громкоговорящая связь</u>							
	<u>Оборудование</u>							
1	Пульт оперативно-диспетчерской связи на 24 абонента	GS-1036D4		ООО «СКБ Телси»	шт.	1	1,2	
2	Абонентское устройство громкой связи	GS-2001P1		ООО «СКБ Телси»	шт.	23	0,4	
3	Рамка для накладного монтажа	MK1-XR(V)-E2		ООО «СКБ Телси»	шт.	23	0,03	
	<u>Кабели и провода</u>							
4	Кабель	КПСВэВнг-LS 1x2x1,0		Россия	м	1725	0,052	
	<u>Материалы</u>							
5	Труба жесткая гладкая ПНД, DN=32 мм			Россия	м	80	0,28	
6	Труба водо-газопроводная	37x2,5		Россия	м	40	2,13	
7	Труба жесткая гладкая ПВХ, DN=25 мм			Россия	м	880	0,135	
8	Муфта соединительная			Россия	шт.	520	0,029	
9	Угол 90° открывающийся D=25 мм, труба-труба			Россия	шт.	56	0,004	
10	Тройник открывающийся D=25 мм, труба-труба			Россия	шт.	12	0,008	
11	Кабель-канал электротехнический 80x40			Россия	м	10	0,35	
12	Угол плоский 80x40			Россия	шт.	2	0,1	

Согласовано

Взам. ине. №

Подп. и дата

Ине. № подл.

						Шифр: 30.08.19-ГГС.СО		
						Заказчик: ООО "Управляющая компания Прометей"		
						Новое строительство многоэтажного гаража-стоянки по адресу: г. Москва, Коровинское шоссе, вл.41 А, корп.1, корп.2		
Изм.	Кол.уч	Лист	№ док.	Подпись	Дата	Громкоговорящая связь. Радиотрансляция		
Разраб.		Воронцов			17.02.20			
Пров.		Новиков			17.02.20			
						Стадия    Лист    Листов		
						Р            1            2		
						ООО «Арт Нуво»		
						Спецификация оборудования, изделий и материалов		
Н. контр.		Гладышева			17.02.20			
ГИП		Кравченко			17.02.20			

№ п.п.	Наименование и техническая характеристика	Тип, марка, обозначение документа, опросного листа	Код продукции	Поставщик	Ед. измерения	Кол.	Масса 1 ед., кг	Примечание
1	2	3	4	5	6	7	8	9
13	Скоба оцинкованная двухлапковая D25			Россия	шт.	3830	0,005	
14	Скоба оцинкованная двухлапковая D32			Россия	шт.	120	0,006	
15	Коробка протяжная	У-994		Россия	шт.	8	0,35	
16	Распаячная коробка ОП	80x80x50		Россия	шт.	16	0,2	
17	Крепеж			Россия	кг	1		
	<u>Радиотрансляция</u>							
	<u>Оборудование</u>							
1	Радиоприемник	Нейва РП-222		Россия	шт.	4	0,6	

Взам. инв. №	
Подл. и дата	
Име. № подл.	

Изм.	Кол.уч	Лист	№ док.	Подпись	Дата

Шифр:

30.08.19-ГТС.СО

Лист  
2